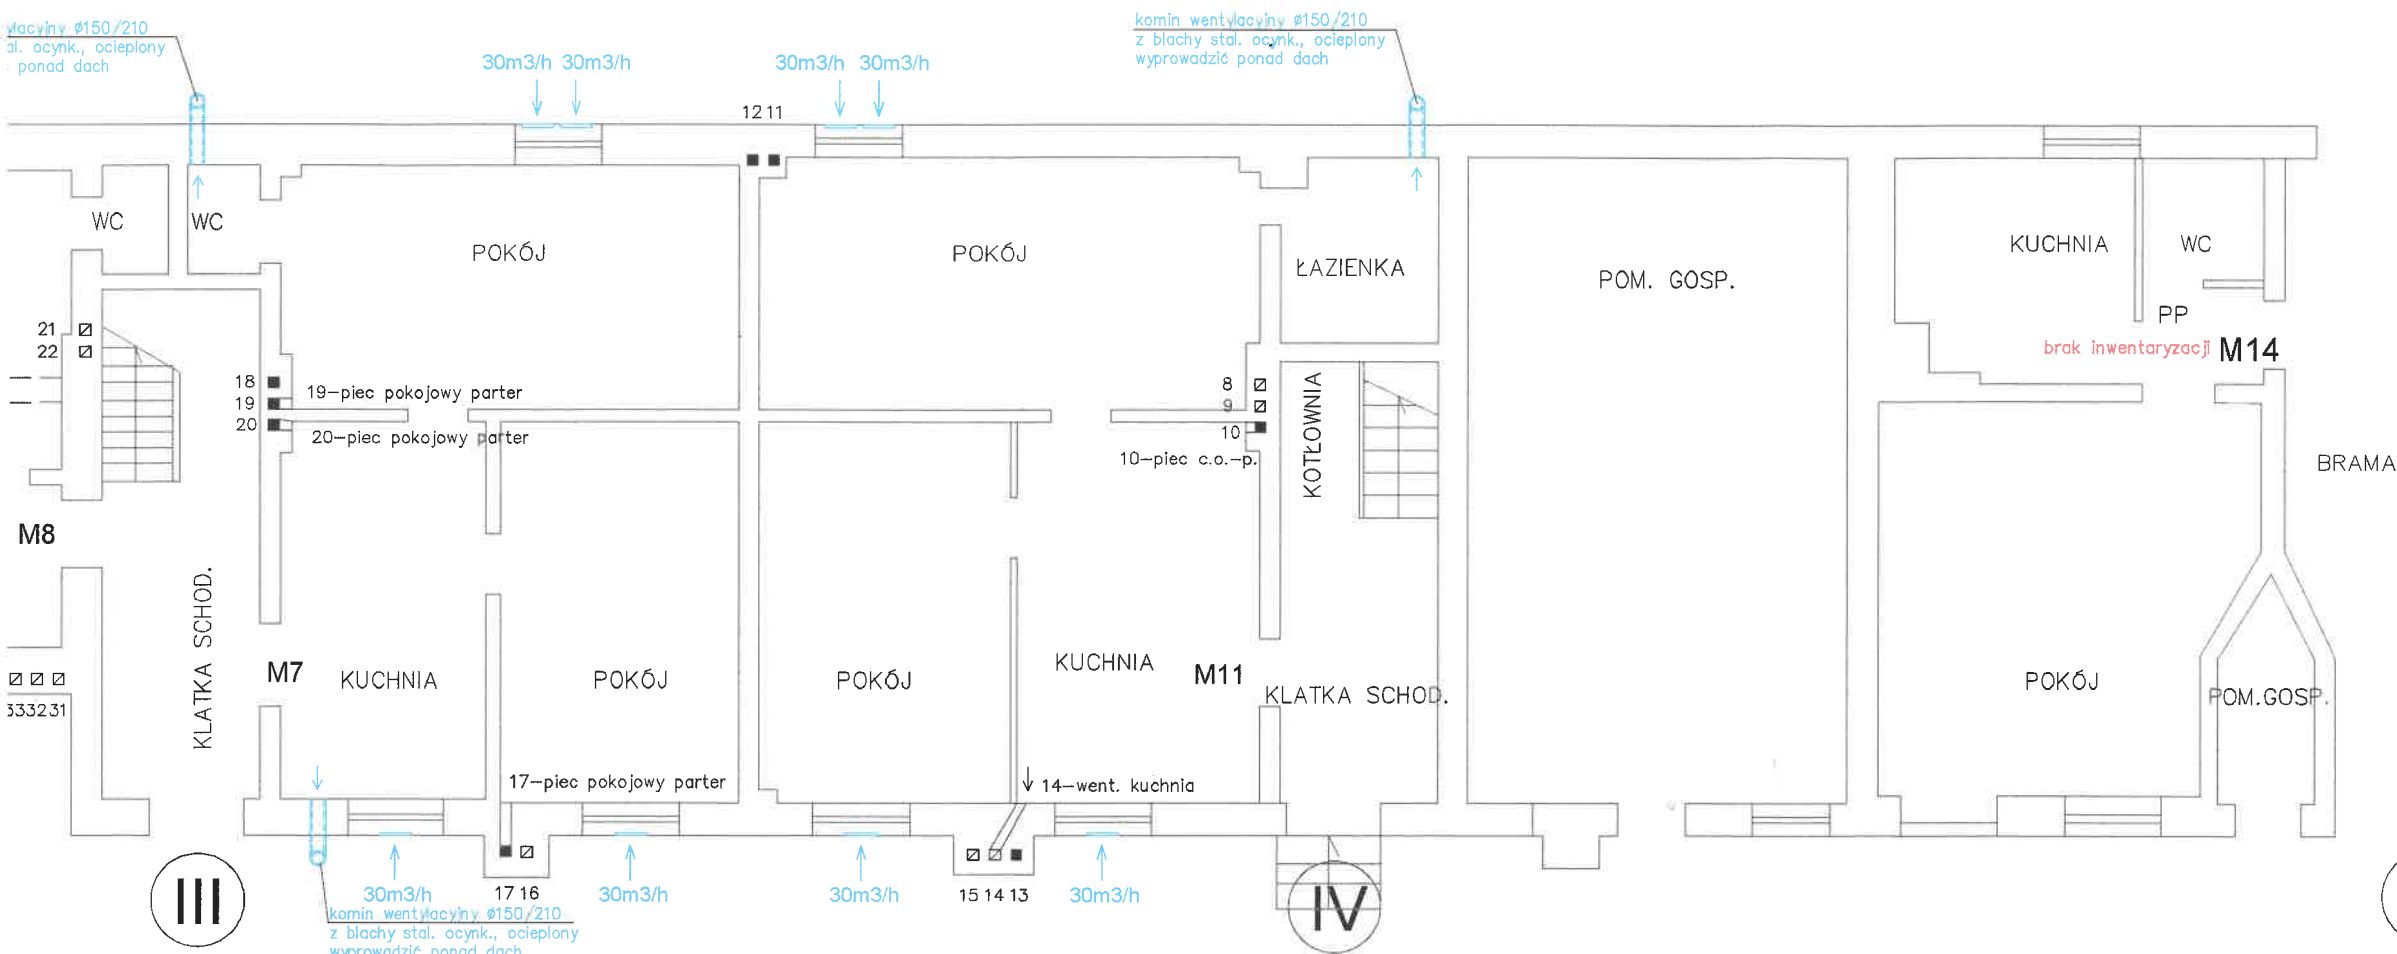
 


PRACOWNIA PROJEKTOWA PROJMAR MARCIN BUDZIŃSKI					tel.: 691 812 435 e-mail: marcin.budziński@poczta.fm www.projmar.pl	
nazwa i adres obiektu budowlanego INSTALACJA WENTYLACJI GRAWITACYJNEJ W BUDYNKU MIESZKALNYM WIELORODZINNYM ul. Dworcowa 53A, 88-100 Inowrocław						
nazwa i adres inwestora WSPÓLNOTA MIESZKANIOWA DWORCOWA 53A ul. Dworcowa 53A, 88-100 Inowrocław						
tytuł rysunku Rzut parteru - instalacja wentylacyjna						
projektował mgr inż. Marcin Budziński		nr upr. KUP/0172/ PWOS/09	specjalność instalacje sanitarne	data 29.05.2024	podpis 	
sprawdził mgr inż. Wojciech Patyk		KUP/0058/ POOS/08	instalacje sanitarne	29.05.2024		
branża sanitarna				skala 1:100	nr rys. 1	